


Starostwo Powiatowe w Sejnach
**Powiatowy Ośrodek Dokumentacji
 Geodezyjnej i Kartograficznej**
 W obszarze oznaczonym linią..... dokonano
 aktualizacji treści mapy zasadniczej.
 Dokumenty z pomiaru uzupełniającego przyjęto do zasobu
 powiatowego w dniu 06.12.2011 i zawidencjonowano
 pod nr.....
**NINIEJSZA MAPA MOŻE SŁUŻYĆ
 DO CELÓW PROJEKTOWYCH**
 Projektowane obiekty budowlane wymagające pozwolenia na
 budowę podlegają sfinansowaniu i inwentaryzacji pomiarowej
 przez jednostki uprawnione do wykonywania geodezyjnych
 pomiarów.
 Sejny 06.12.2011
 [Podpis]

GEODETA UPRAWNIONY
 Upr. 8099
Linus Kalinowski
 16-500 Sejny, ul. Zawadzkiego 6/11
 tel. 87 516-25-81, tel./fax 87 516-27-81
 tel. dom. 87 516-16-18, kom. 604 211 543


**PRZEDSIĘBIORSTWO USŁUG
 GEODEZYJNYCH I KARTOGRAFICZNYCH**
Linus Kalinowski
 16-500 Sejny, ul. Piłsudskiego 9
 tel. 87 516-25-81, tel./fax 87 516-27-61
 tel. kom. 604 211 543
 skr. poczt. 60 NIP 844-104-06-36

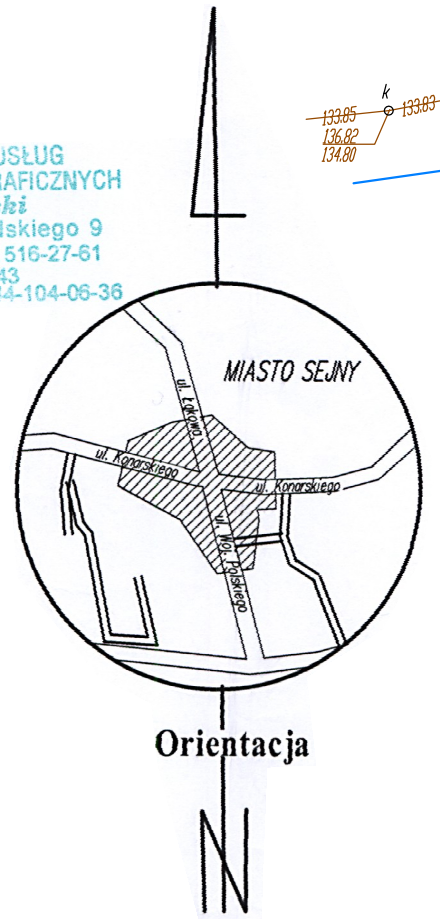

Poza wykazanimi na niniejszej mapie
 urządzeniami podziemnymi nie wyklucza
 się istnienia w terenie urządzeń
 podziemnych, o których brak było informacji
 w środkach branżowych i nie zostały
 odnotowane w czasie inwentaryzacji
 geodezyjnej.

LEGENDA

- Granica opracowania
- Projektowana nawierzchnia jezdni z betonu asfaltowego
- Projektowana nawierzchnia chodnika z kostki polbruk "6"
- Nawierzchnia zjazdów z kostki polbruk "8"
- Nawierzchnia piersienia z kostki kamiennej 15x17cm
- Nawierzchnia wysp z kostki kamiennej 8x10cm
- Projektowana zielen
- Projektowany krawężnik betonowy 20x30x100cm wysoki
- - - Projektowany krawężnik betonowy /kamieniowy przy rondzie i wyspach /najazdowy
- Projektowane obrzeże
- Projektowana linia kablowa oświetlenia
- Projektowany słup oświetleniowy
- Rura osłonowa "Arot"
- Projektowana sieć telekomunikacyjna
- Istniejąca sieć telekomunikacyjna
- Istniejąca sieć telekomunikacyjna do demontażu
- Istniejący wodociąg i hydrant p.poz. do likwidacji
- Projektowany wodociąg
- Przejście wodociągu pod jezdnią w rurze osłonowej
- Projektowany blok опорowy na zalamaniu trasy wodociągu
- Projektowany węzeł wodociągowy - trójnik, zasowy odcinające
- Hydrant p.poz. podziemny projektowany
- Istniejąca kanalizacja sanitarna
- Istniejąca kanalizacja deszczowa
- Projektowana kanalizacja deszczowa (studnia, kanał)
- Projektowany wpust deszczowy

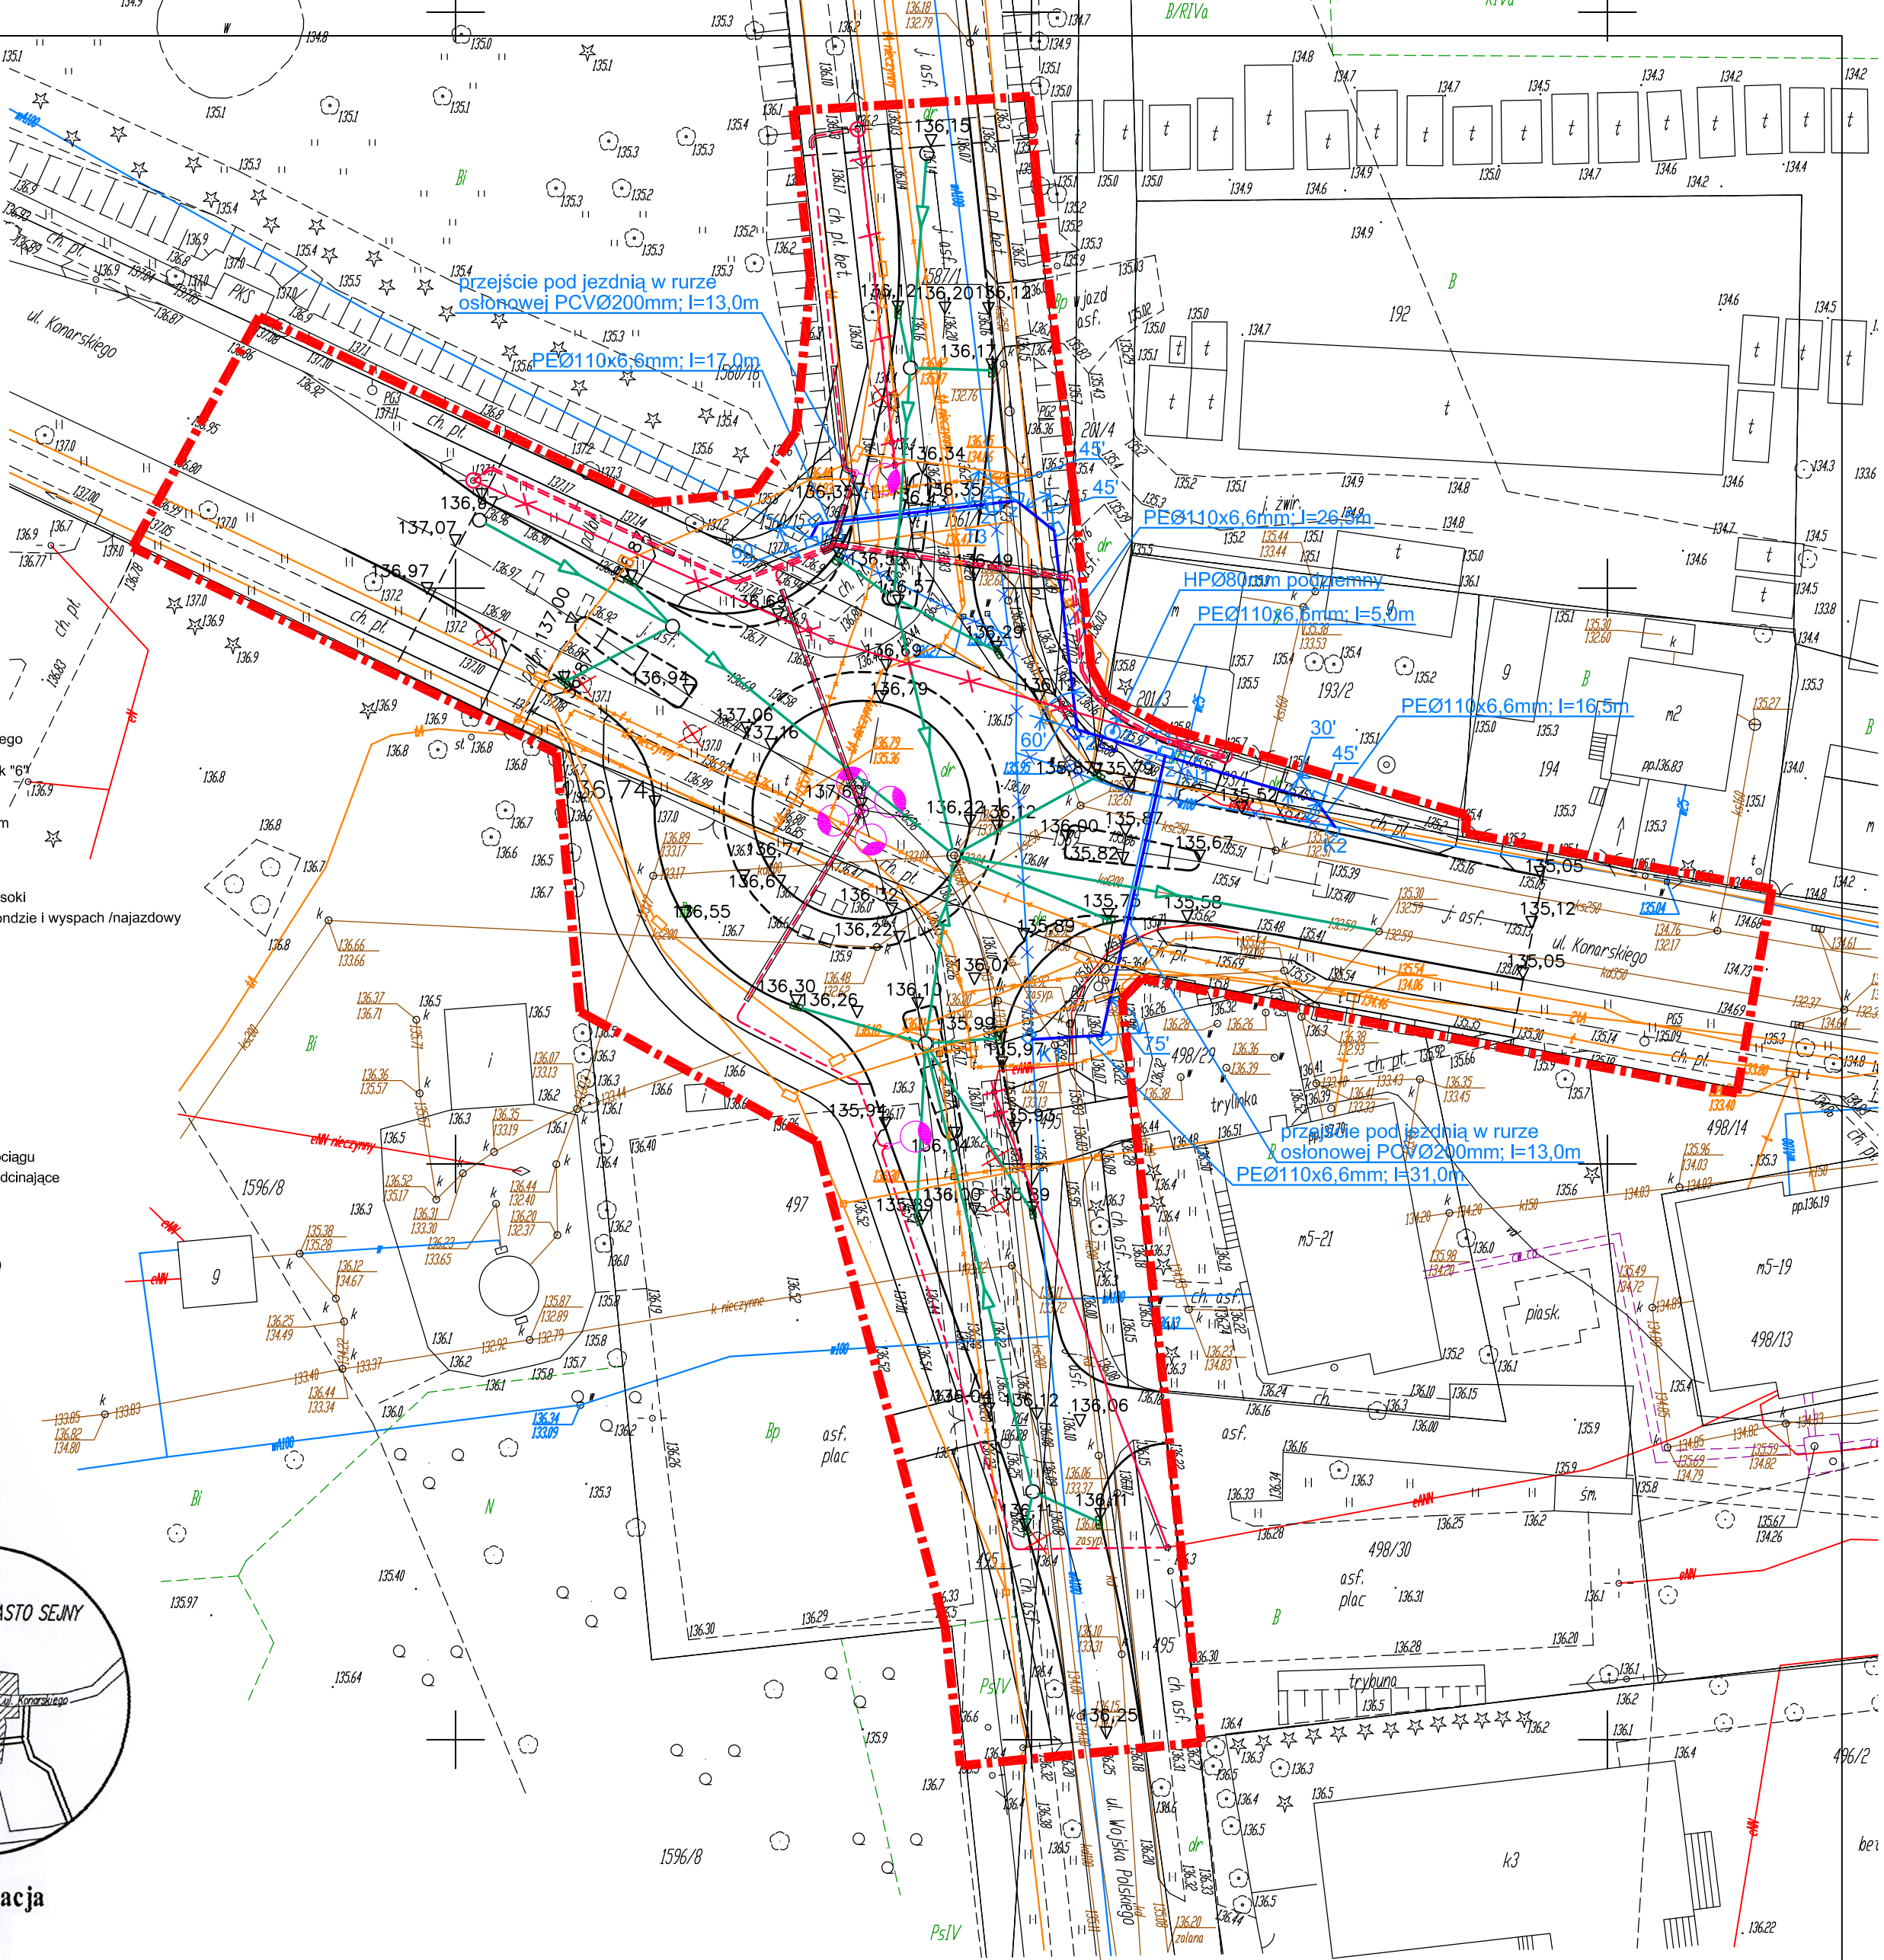

ZAKŁAD GOSPODARSTWA
 KOMUNALNO-MIESZKANOWEJ
 WODOCIĄGÓW I KANALIZACJI
 w Sejnach
 Marynowo 35 16-500 Sejny
 NIP 844-090-79-42 tel.(0-7) 575-21-86

Projekt wypracowano
 W. K. K. W. N. I. K.
 w Sejnach
 mgr inż. Janina Malinowska

PROJEKTOWANIE I NADZORY RENATA STANKIEWICZ 16-400 SUWAŁKI, UL. ELCKA 23			
OBIEKT	Rozbudowa skrzyżowania dr. wojewódzkiej nr 653 Sedranki-Bakalarzewo-Suwałki- -Sejny-Pockuny msc.Sejny wraz z przebudową towarzyszącej infrastruktury technicznej		
ADRES	Branża sanitarna	data	podpis
Projektant	mgr inż. Dorota BAZYLEWICZ	12.2011r.	
nr uprawnień	PDL/0075/PWOS/05		
Sprawdzający	mgr inż. Andrzej URBANOWICZ	12.2011r.	
nr uprawnień	SUW-1/96		
Tytuł rysunku	Wodociąg, kanalizacja sanitarna. Projekt zagospodarowania terenu.	skala: 1:500	rys. nr S1